


ARK. D1_SMOI_PLAN_15_10_23_13:49

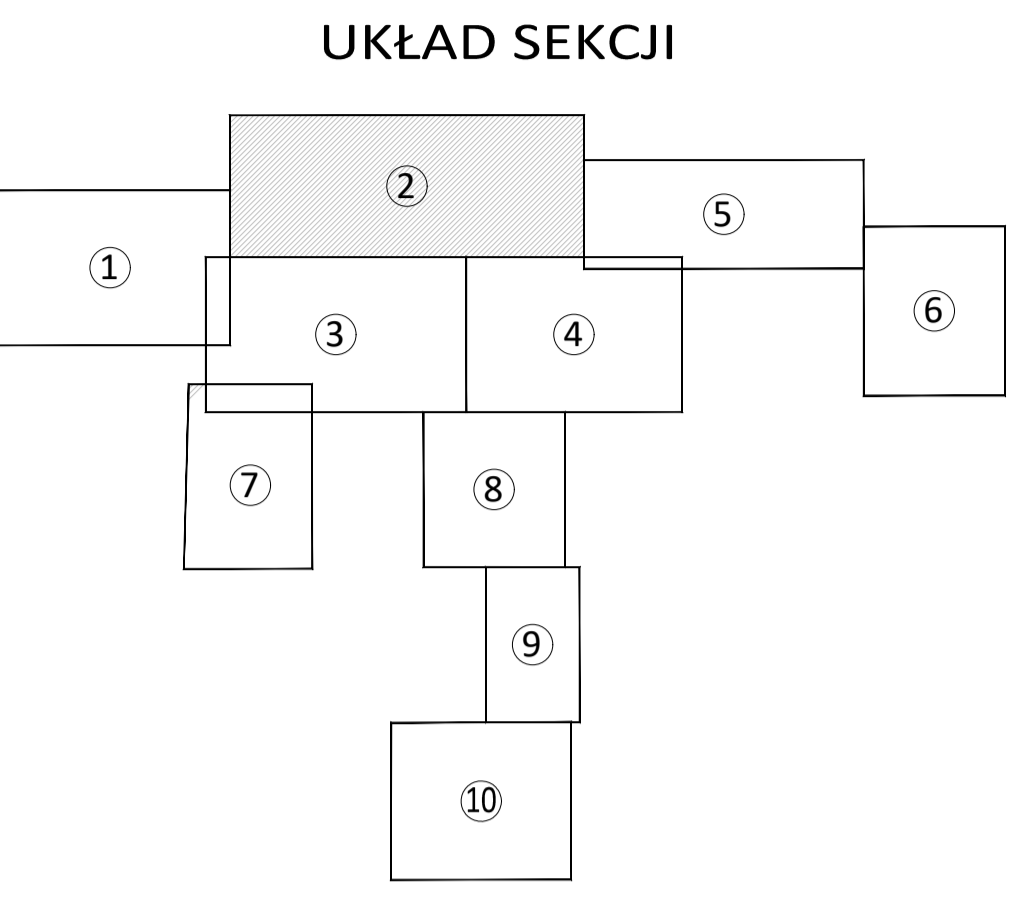

| | | | | | |
|--|--|------------------------------------|--|-----------------|--|
| "EKO-DRO-SAN" | | | | Skala: 1:1000 | |
| Biuro Usług Projektowych 34-100 Wodzisław ul. Lwowska 72A | | | | Rysunek: IS-01 | |
| tel. (+48) 602-734-161 e-mail: edrosan@wp.pl | | | | Strona: 2/10 | |
| Nazwa obiektu/nazwa: BUDOWA SIECI KANALIZACJI SANITARNEJ CIŚNIENIOWO-GRAWITACyjNEJ | | | | Data: 10.2023r. | |
| W BOLEŚCIE ŚNICKIEJ GRZYB W CZĘŚCI SIECIOWA PAŁCOWICZE, GMINA ZATOR | | | | Data: 10.2023r. | |
| Nazwa projektu: PROJEKT ZAGOSPODAROWANIA TERENU | | | | Data: 10.2023r. | |
| Tytuł rysunku: PLAN ZAGOSPODAROWANIA TERENU | | | | Data: 10.2023r. | |
| Projektant: mgr inż. Kazimierz Mójczyk | | Rysownik: inż. Łukasz Kozłowski | | Data: 10.2023r. | |
| oprac./bud.: inż. Łukasz Kozłowski | | oprac./bud.: inż. Łukasz Kozłowski | | Data: 10.2023r. | |